

MAPA DO CELOW PROJEKTOWYCH


SKALA 1:500 SEKCJA: 7/25/1005.2.2
 wj: malopolskie 7/25/1001/1
 m. KRAKON
 126102.9.0006.6 KROWODRZA
 ul. Na Błonie 3, 3a, 3b, 7, 9, 9a, II, III
 dz. 455/16, 455/13, 455/11, 462, 455/21, 455/23, 455/30, 455/27
 Układ współrz. "2000"
 Układ wysokości: KRONSZTADT 86
 15.06.2016 r. 15.06.2016 r.
 Stan na dzień Data opracowania

Wskazuje się, że niniejszy dokument został opracowany w oparciu o plan sytuacyjny i kartograficzny, których rezultatem jest niniejszy projekt. Wskazuje się, że niniejszy projekt jest przedmiotem zgłoszenia do ewidencji map. Wskazuje się, że niniejszy projekt jest przedmiotem zgłoszenia do ewidencji map. Wskazuje się, że niniejszy projekt jest przedmiotem zgłoszenia do ewidencji map.

1 2016 5819
 29 SIE 2016
 PREZIDENT MIASTA
 Jacek Jankowski

Brak uzgodnień ZUP na terenie
 Nie wykazano istniejących w terenie linijek
 Nie wykazano w niniejszej mapie urządzeń
 podziemnych, które nie były zapisane do
 Inwentaryzacji lub o których brak jest
 informacji w Instytucjach branżowych
 Nie ustalono odcinków służebności
 gruntowej w zakresie niniejszego opracowania.
 Granice działek przyjęto na podstawie danych
 z zasobu ewidencji gruntów.
 Niniejsza mapa powstała na podstawie pomiaru terenowego
 oraz danych numerycznych
 Brak uwzględnienia w opracowanym terenie

Sporządził: mgr inż. JACEK JAKOBSKI
 GEODETA UPRAWNIONY
 Nr. 08/1058
 podpis: *Jacek Jankowski*

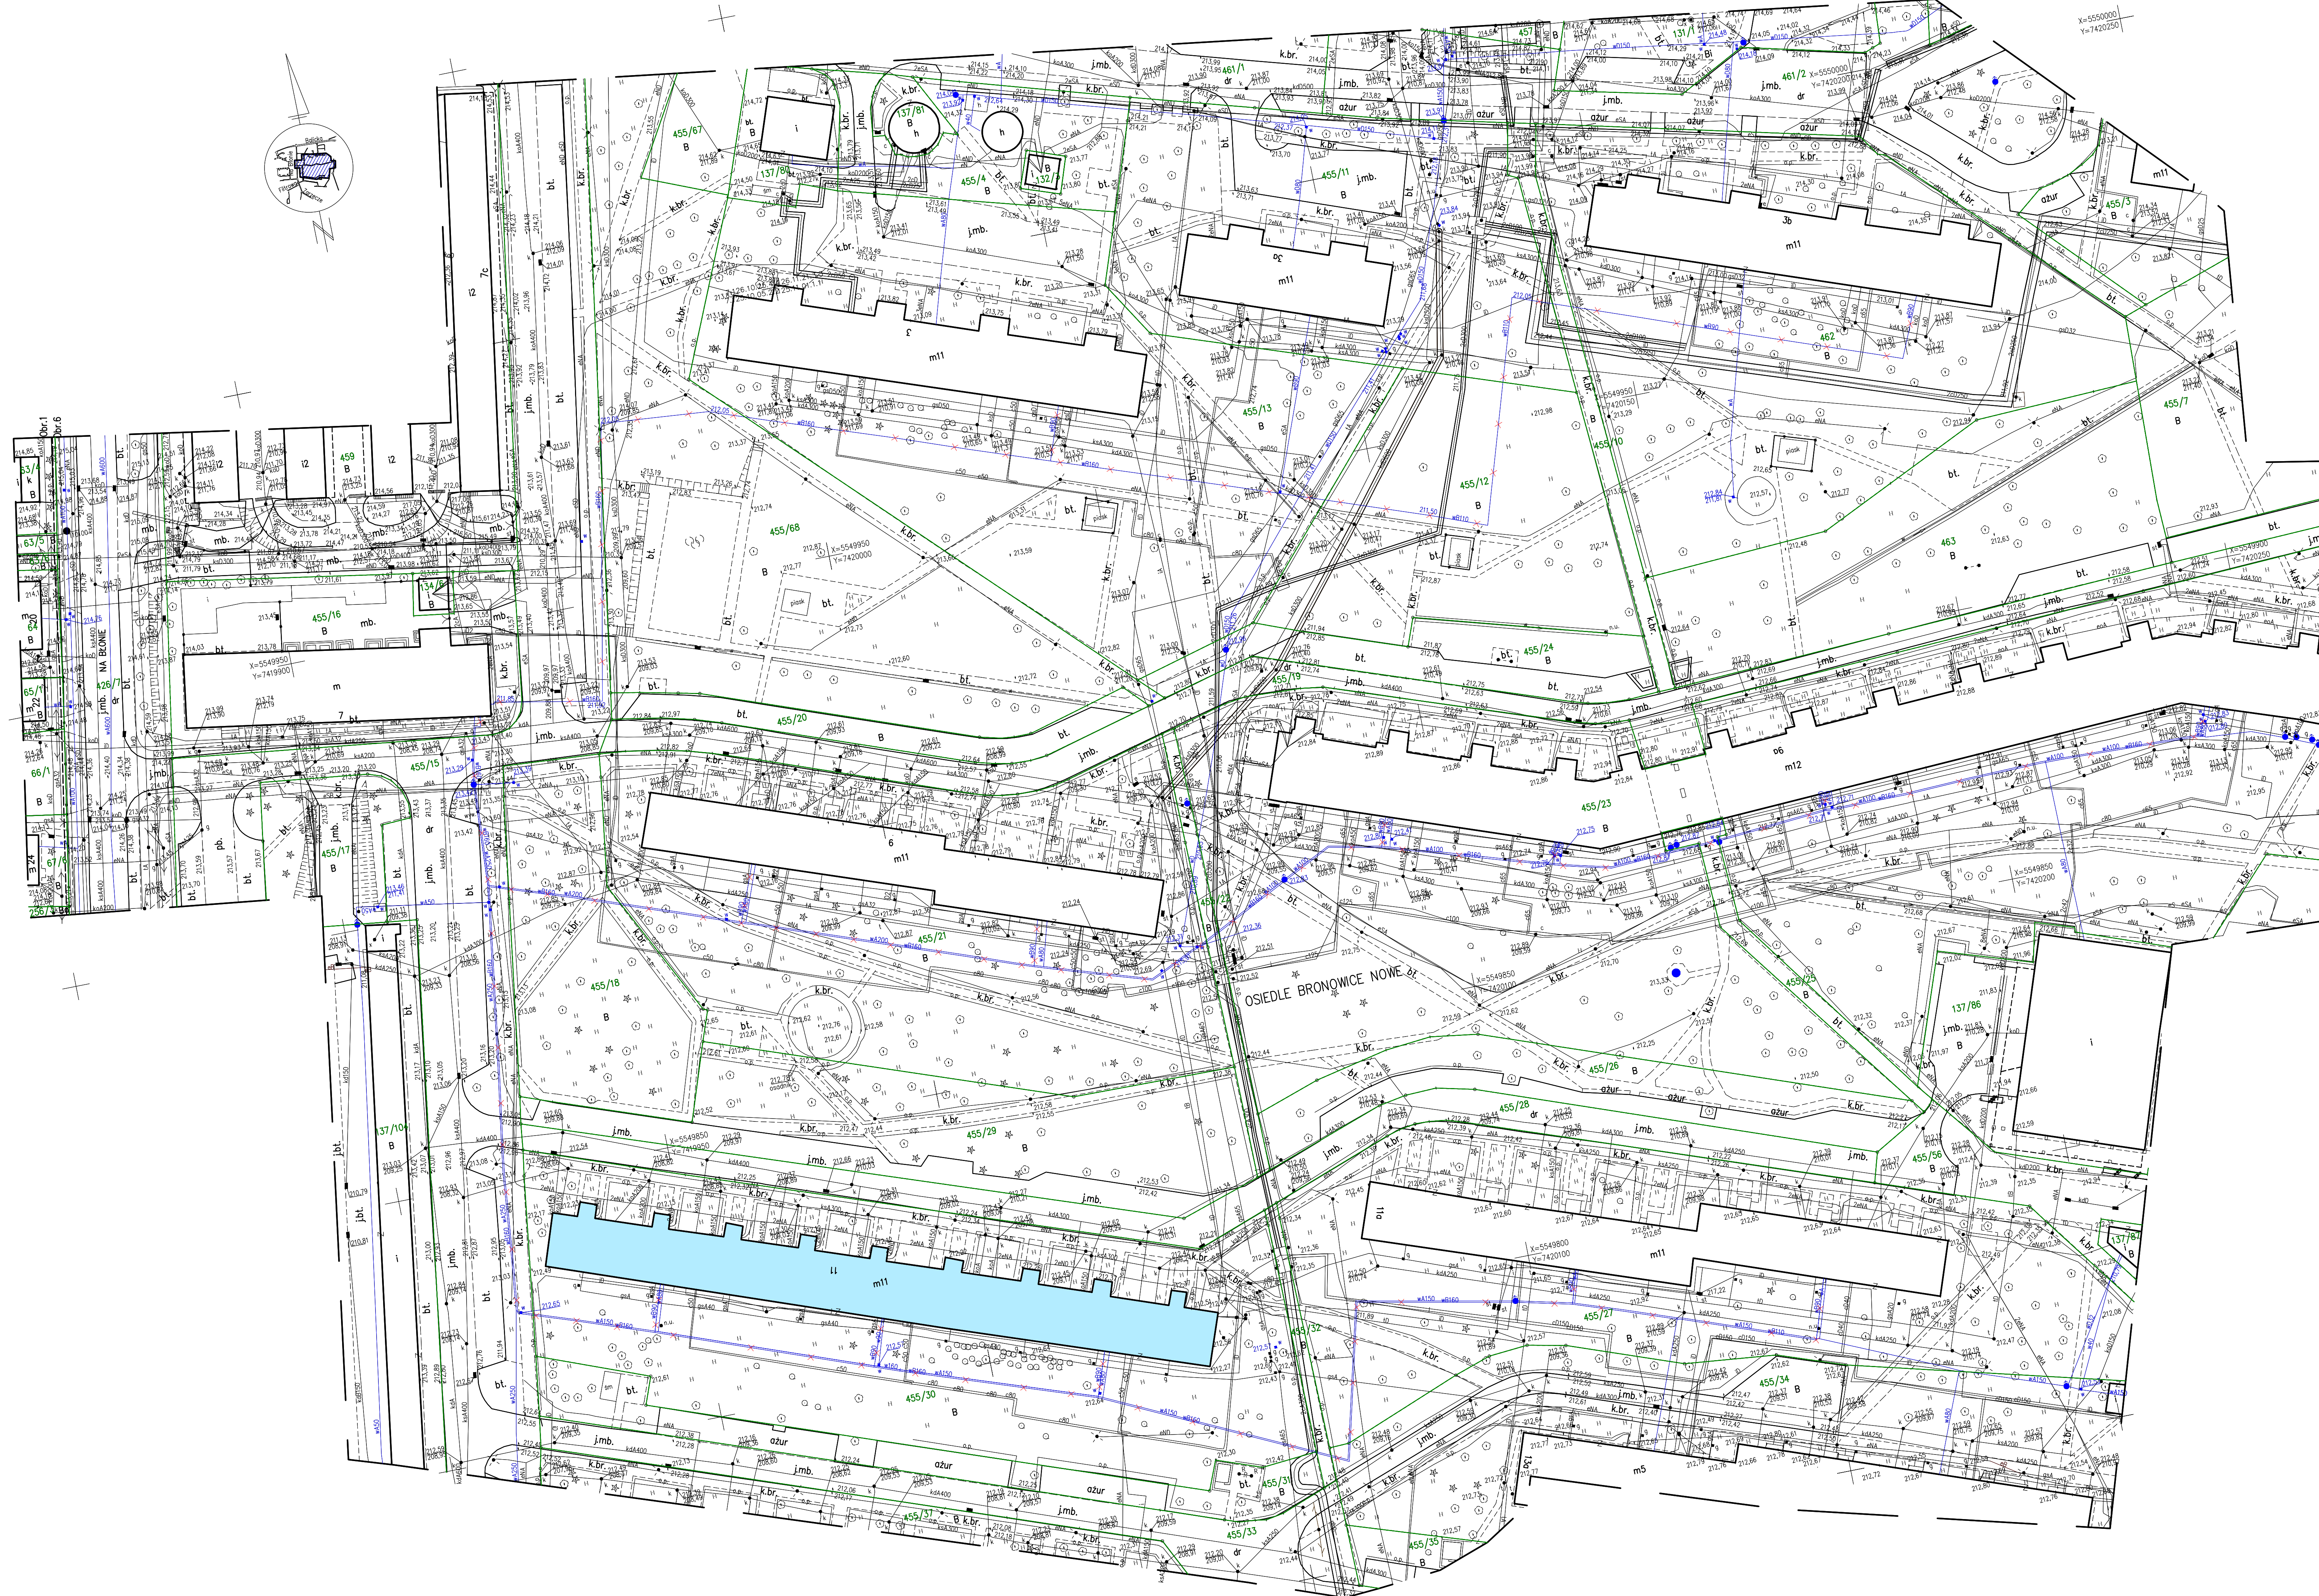

OZNACZENIA

 - likwidowane odcinki instalacji wody II-strefy zasilania
 - budynek objęty opracowaniem

Lp.	TREŚĆ ZMIANY	DATA	PODPIS
"ORKA" PRACOWNIA PROJEKTOWA mgr inż. Marta Zakowska BIURO: UL. KRASZEWSKIEGO 36/8, 30-110 KRAKÓW TEL. (13) 204 72 88 KOM. 602 172 352 e-mail: biuro@orka.krakow.pl, zakowscy@orka.pl			
ZESPÓŁ PROJEKTOWY:	PODPIS	TEMAT PROJEKTU	ZMIANA SPOSOBU ZASILANIA W WODĘ BUDYNKU WIELORODZINNEGO PRZY UL. NA BŁONIE 11 W KRAKOWIE
mgr inż. Marta Zakowska UAN-Upr. 322/89 UAN-Upr. 323/89		INWESTOR ADRES	SPÓŁDZIELNIA MIESZKANIOWA "WIDOK" UL. NA BŁONIE 7, 30-147 KRAKÓW
SPRAWDZAJĄCY:	PODPIS	BRANZA	PLAN SITUACYJNY - ZMIANA SPOSOBU ZASILANIA W WODĘ II - STREFY
tech. Lukasz Nowak RP-Upr. 417/92		WOD-KAN	PLAN SITUACYJNY - ZMIANA SPOSOBU ZASILANIA W WODĘ II - STREFY
		STADIUM	PROJEKT BUDOWLANY
		DATA	wrzesień 2016
		UWAGI	
		ZMIANA	
AutoCAD LT 2011 nr seryjny: 359-72195722			
PRAWA AUTORSKIE ZASTRZEŻONE. ROZPOWISZCZANIE DOZWOLONE TYLKO ZA ZGODĄ "ORKA" P.P.			