


### MAPA DO CELOW PROJEKTOWYCH

SKALA 1:500 SEKCJA: 7/25/1005.2.2  
 wó: małopolskie 7/25/1001/1  
 m. KRAKÓW  
 126102.9.0006.6 KROWODRZA  
 ul. Na Błonie 3, 3a, 3b, 7, 9, 9a, II, III  
 dz. 455/16, 455/13, 455/11, 462, 455/21, 455/23, 455/30, 455/27  
 Układ współrz. "2000"  
 Układ wysokości: KRONSZTADT 86  
 15.06.2016 r. 15.06.2016 r.  
 Stan na dzień Data opracowania


Wskazuje się, że niniejszy dokument został opracowany w oparciu o plan sytuacyjny i kartograficzny, których rezultatem jest niniejszy projekt. Wskazuje się, że niniejszy dokument jest przedmiotem niniejszego projektu i nie należy go traktować jako dokumentu o charakterze ostatecznym. Wskazuje się, że niniejszy dokument jest przedmiotem niniejszego projektu i nie należy go traktować jako dokumentu o charakterze ostatecznym. Wskazuje się, że niniejszy dokument jest przedmiotem niniejszego projektu i nie należy go traktować jako dokumentu o charakterze ostatecznym.

Brak uzgodnień ZUP na terenie  
 Nie wykazano istniejącej infrastruktury technicznej na terenie inwestycyjnym. Nie wykazano istniejącej infrastruktury technicznej na terenie inwestycyjnym. Nie wykazano istniejącej infrastruktury technicznej na terenie inwestycyjnym.  
 Nie wykonano dodatkowych pomiarów terenowych. Nie wykonano dodatkowych pomiarów terenowych. Nie wykonano dodatkowych pomiarów terenowych.  
 Granice działek przyjęto na podstawie danych z zasobu ewidencyjnego gminnego. Granice działek przyjęto na podstawie danych z zasobu ewidencyjnego gminnego.  
 Niniejsza mapa powstała na podstawie pomiaru terenowego oraz danych numerycznych. Niniejsza mapa powstała na podstawie pomiaru terenowego oraz danych numerycznych.  
 Brak uwzględnienia istniejącej infrastruktury technicznej. Brak uwzględnienia istniejącej infrastruktury technicznej.

Sporządził: mgr inż. JACEK JAKOBSKI  
 GEODETA UPRAWNIONY  
 Nr. 005/056  
 podpis: *Jacek*

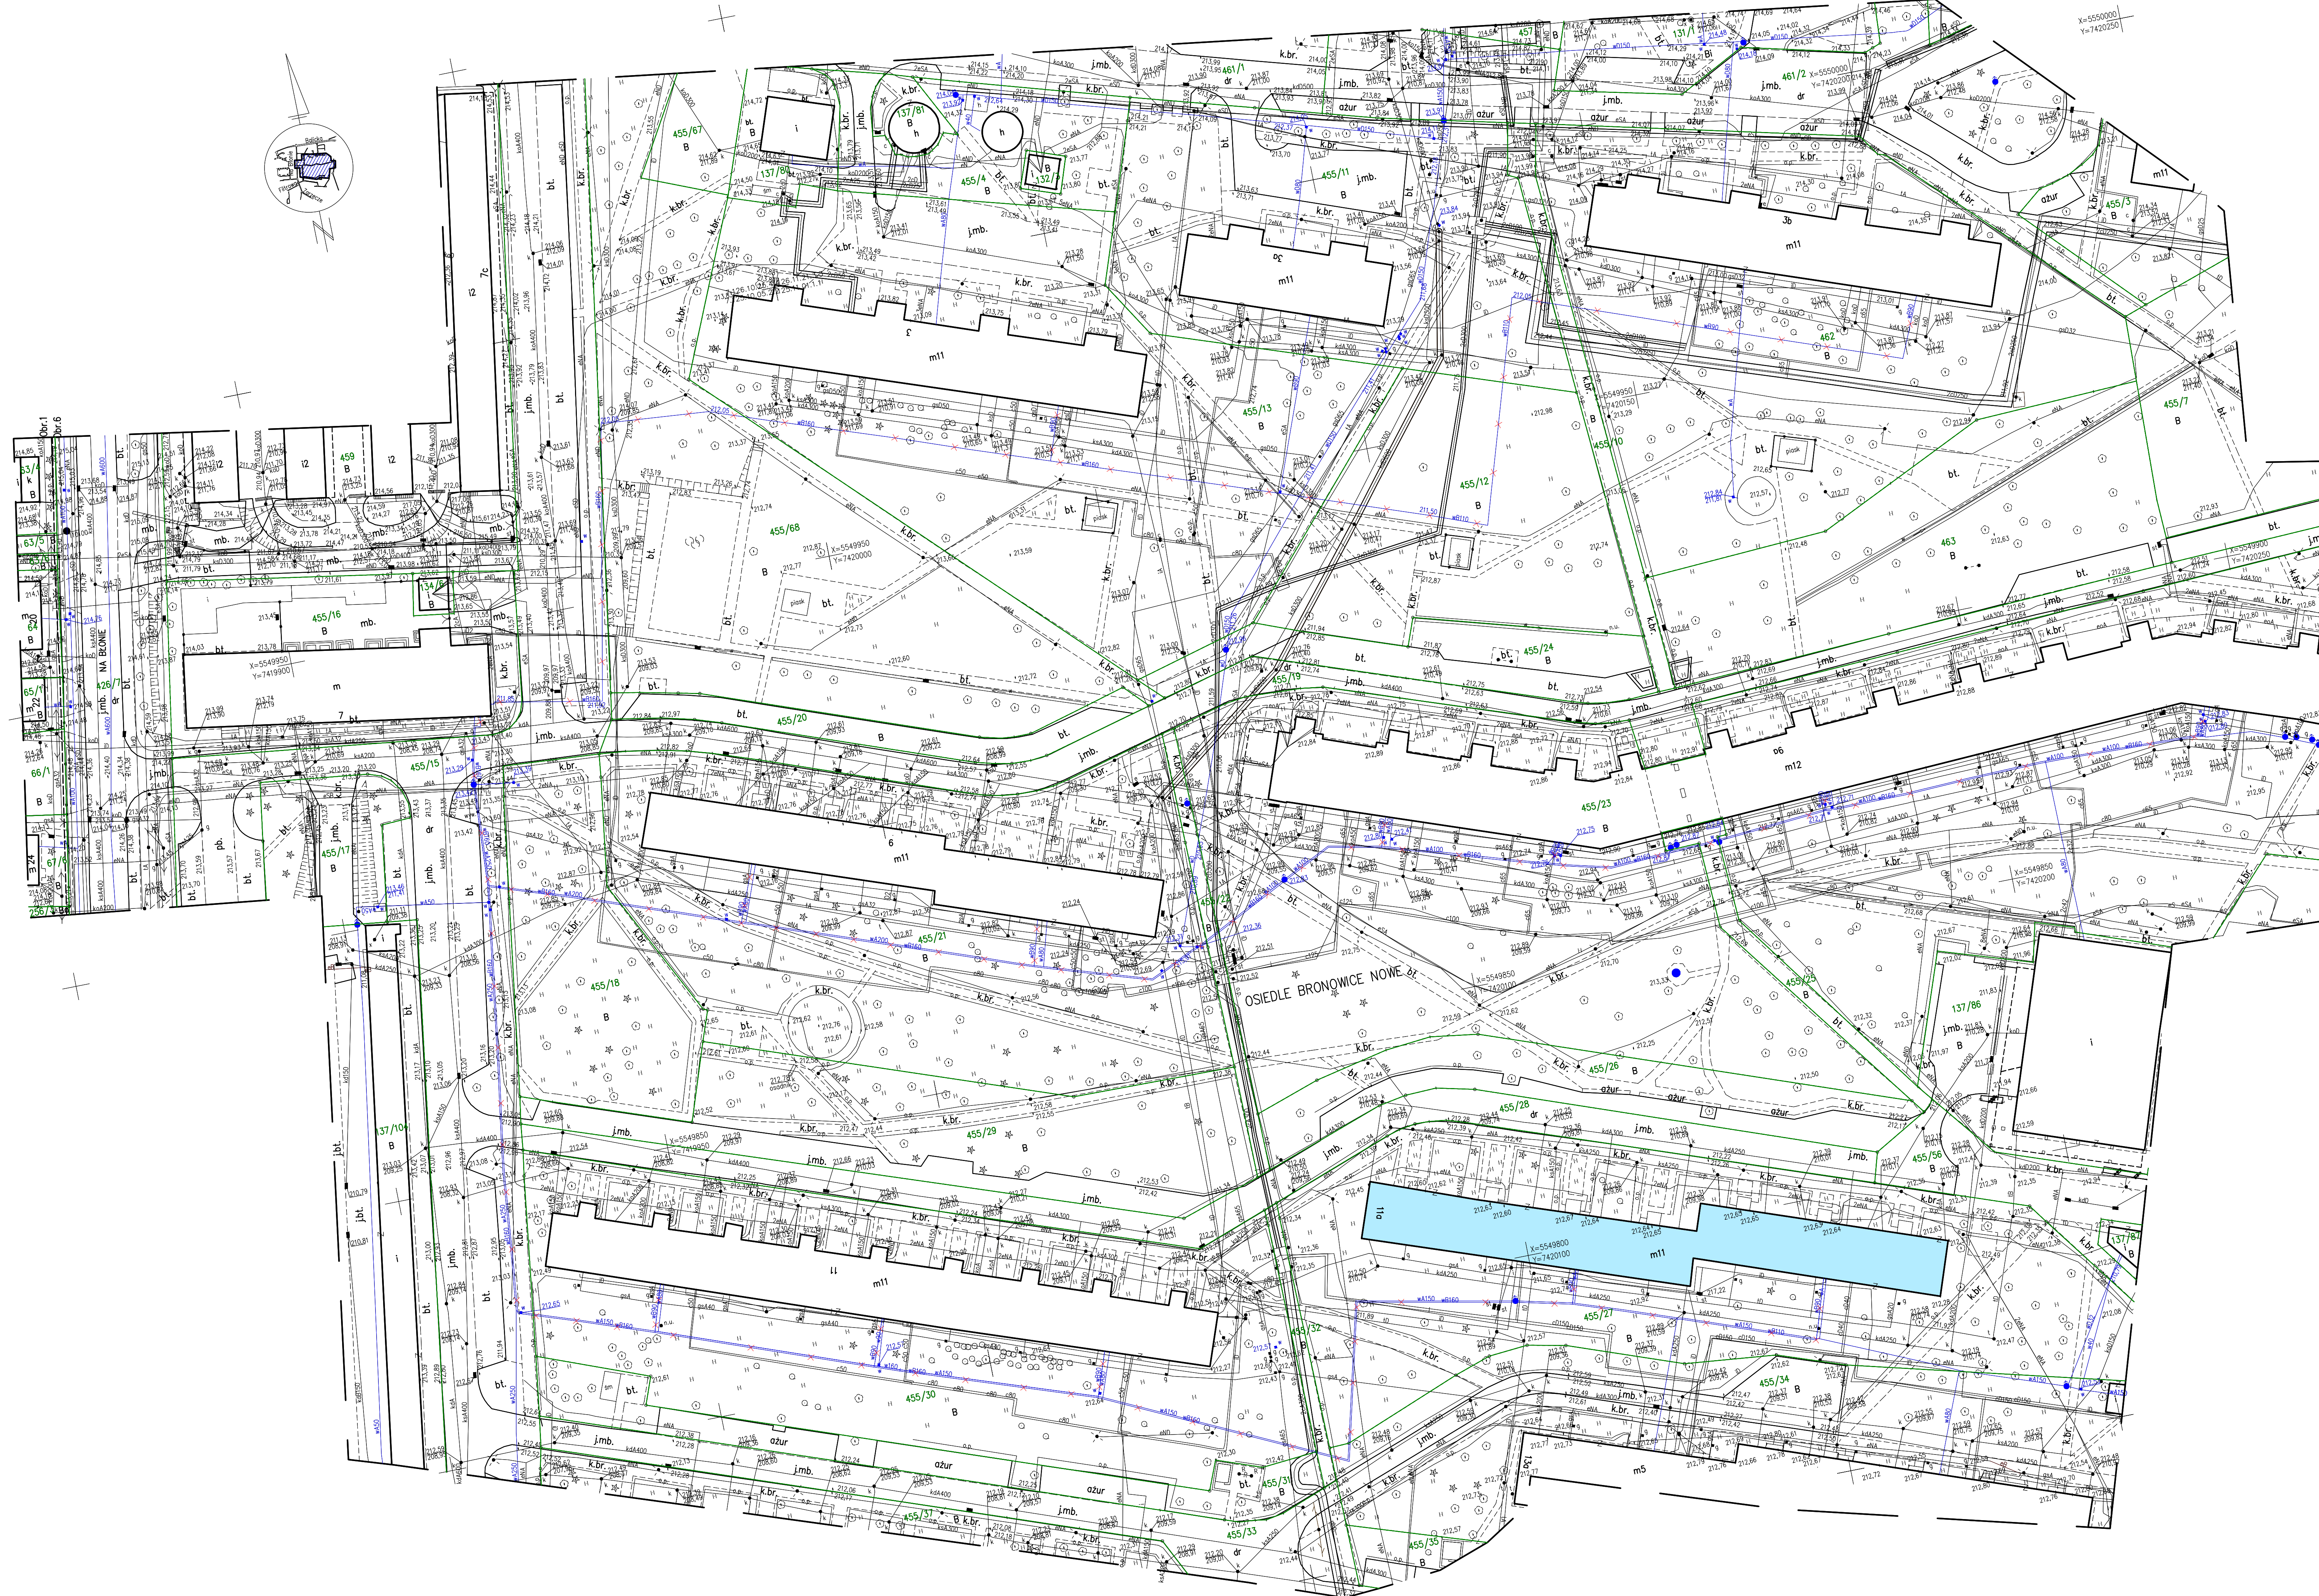

**OZNACZENIA**  
 - likwidowane odcinki instalacji wody II-strefy zasilania  
 - budynek objęty opracowaniem

Lp.	TREŚĆ ZMIANY	DATA	PODPIS
 <b>"ORKA" PRACOWNIA PROJEKTOWA</b> mgr inż. Marta Zakowska BIURO: UL. KRASZEWSKIEGO 36/8, 30-110 KRAKÓW TEL. (13) 204 72 88 KOM. 602 172 352 e-mail: biuro@orka.krakow.pl, zakowscy@orka.pl			
ZESPÓŁ PROJEKTOWY:	PODPIS	TEMAT PROJEKTU	ZMIANA SPOSOBU ZASILANIA W WODĘ BUDYNKU WIELORODZINNEGO PRZY UL. NA BŁONIE 11A W KRAKOWIE
mgr inż. Marta Zakowska UAN-Upr. 322/89 UAN-Upr. 323/89		INWESTOR ADRES	SPÓŁDZIELNIA MIESZKANIOWA "WIDOK" UL. NA BŁONIE 7, 30-147 KRAKÓW
SPRAWDZAJĄCY:	PODPIS	TEMAT RYSUNKU	PLAN SYTUACYJNY - ZMIANA SPOSOBU ZASILANIA W WODĘ II - STREFY
tech. Lukasz Nowak RP-Upr. 417/92		BRANZA	WOD-KAN
		STADIUM	PROJEKT BUDOWLANY
		DATA	wrzesień 2016
		UWAGI	
AutoCAD LT 2011 nr seryjny: 359-72195722	ZMIANA		
PRAWA AUTORSKIE ZASTRZEŻONE. ROZPOWISZCZANIE DOZWOLONE TYLKO ZA ZGODĄ "ORKA" P.P.			