


MAPA DO CELOW PROJEKTOWYCH

SKALA 1:500 SEKCJA: 7/25/1005.2.2
 wó: małopolskie 7/25/1001/1
 m. KRAKÓW
 126102.9.0006.6 KROWODRZA
 ul. Na Błonie 3, 3a, 3b, 7, 9, 9a, II, III
 dz. 455/16, 455/13, 455/11, 462, 455/21, 455/23, 455/30, 455/27
 Układ współrz. "2000"
 Układ wysokości: KRONSZTADT 86
 15.06.2016 r. 15.06.2016 r.
 Stan na dzień Data opracowania


Wskazuje się, że niniejszy dokument został opracowany w oparciu o plan sytuacyjny i kartograficzny, których rezultatem jest wyznaczenie granic nieruchomości. Zanimiera operacja sprostowania w oparciu o ewidencję nieruchomości. Wskazuje się, że niniejszy dokument jest wyjątkowo ważny i nie może być używany do celów innych niż określone w niniejszym dokumencie. Wskazuje się, że niniejszy dokument jest ważny do dnia 29.06.2016 r. Wskazuje się, że niniejszy dokument jest ważny do dnia 29.06.2016 r. Wskazuje się, że niniejszy dokument jest ważny do dnia 29.06.2016 r.

Sporządził: mgr inż. JACEK JAKOBSKI
 GEODETA UPRAWNIONY
 Nr. 0058
 podpis: *Jacek*

Brak uzgodnień ZUP na terenie
 Nie wykazuje się latania w terenie lotnym
 Nie wykazano na niniejszej mapie urządzeń podziemnych, które nie były zapisane do Inwentaryzacji lub o których brak jest informacji w Instytucjach branżowych
 Nie wzięto pod uwagę skutków oddziaływania gruntownego w zakresie niniejszego opracowania.
 Granice działek przyjęto na podstawie danych z zasobu ewidencji gruntów.
 Niniejsza mapa powstała na podstawie pomiaru terenowego oraz danych numerycznych
 Brak uwzględnienia sąsiednich terenów

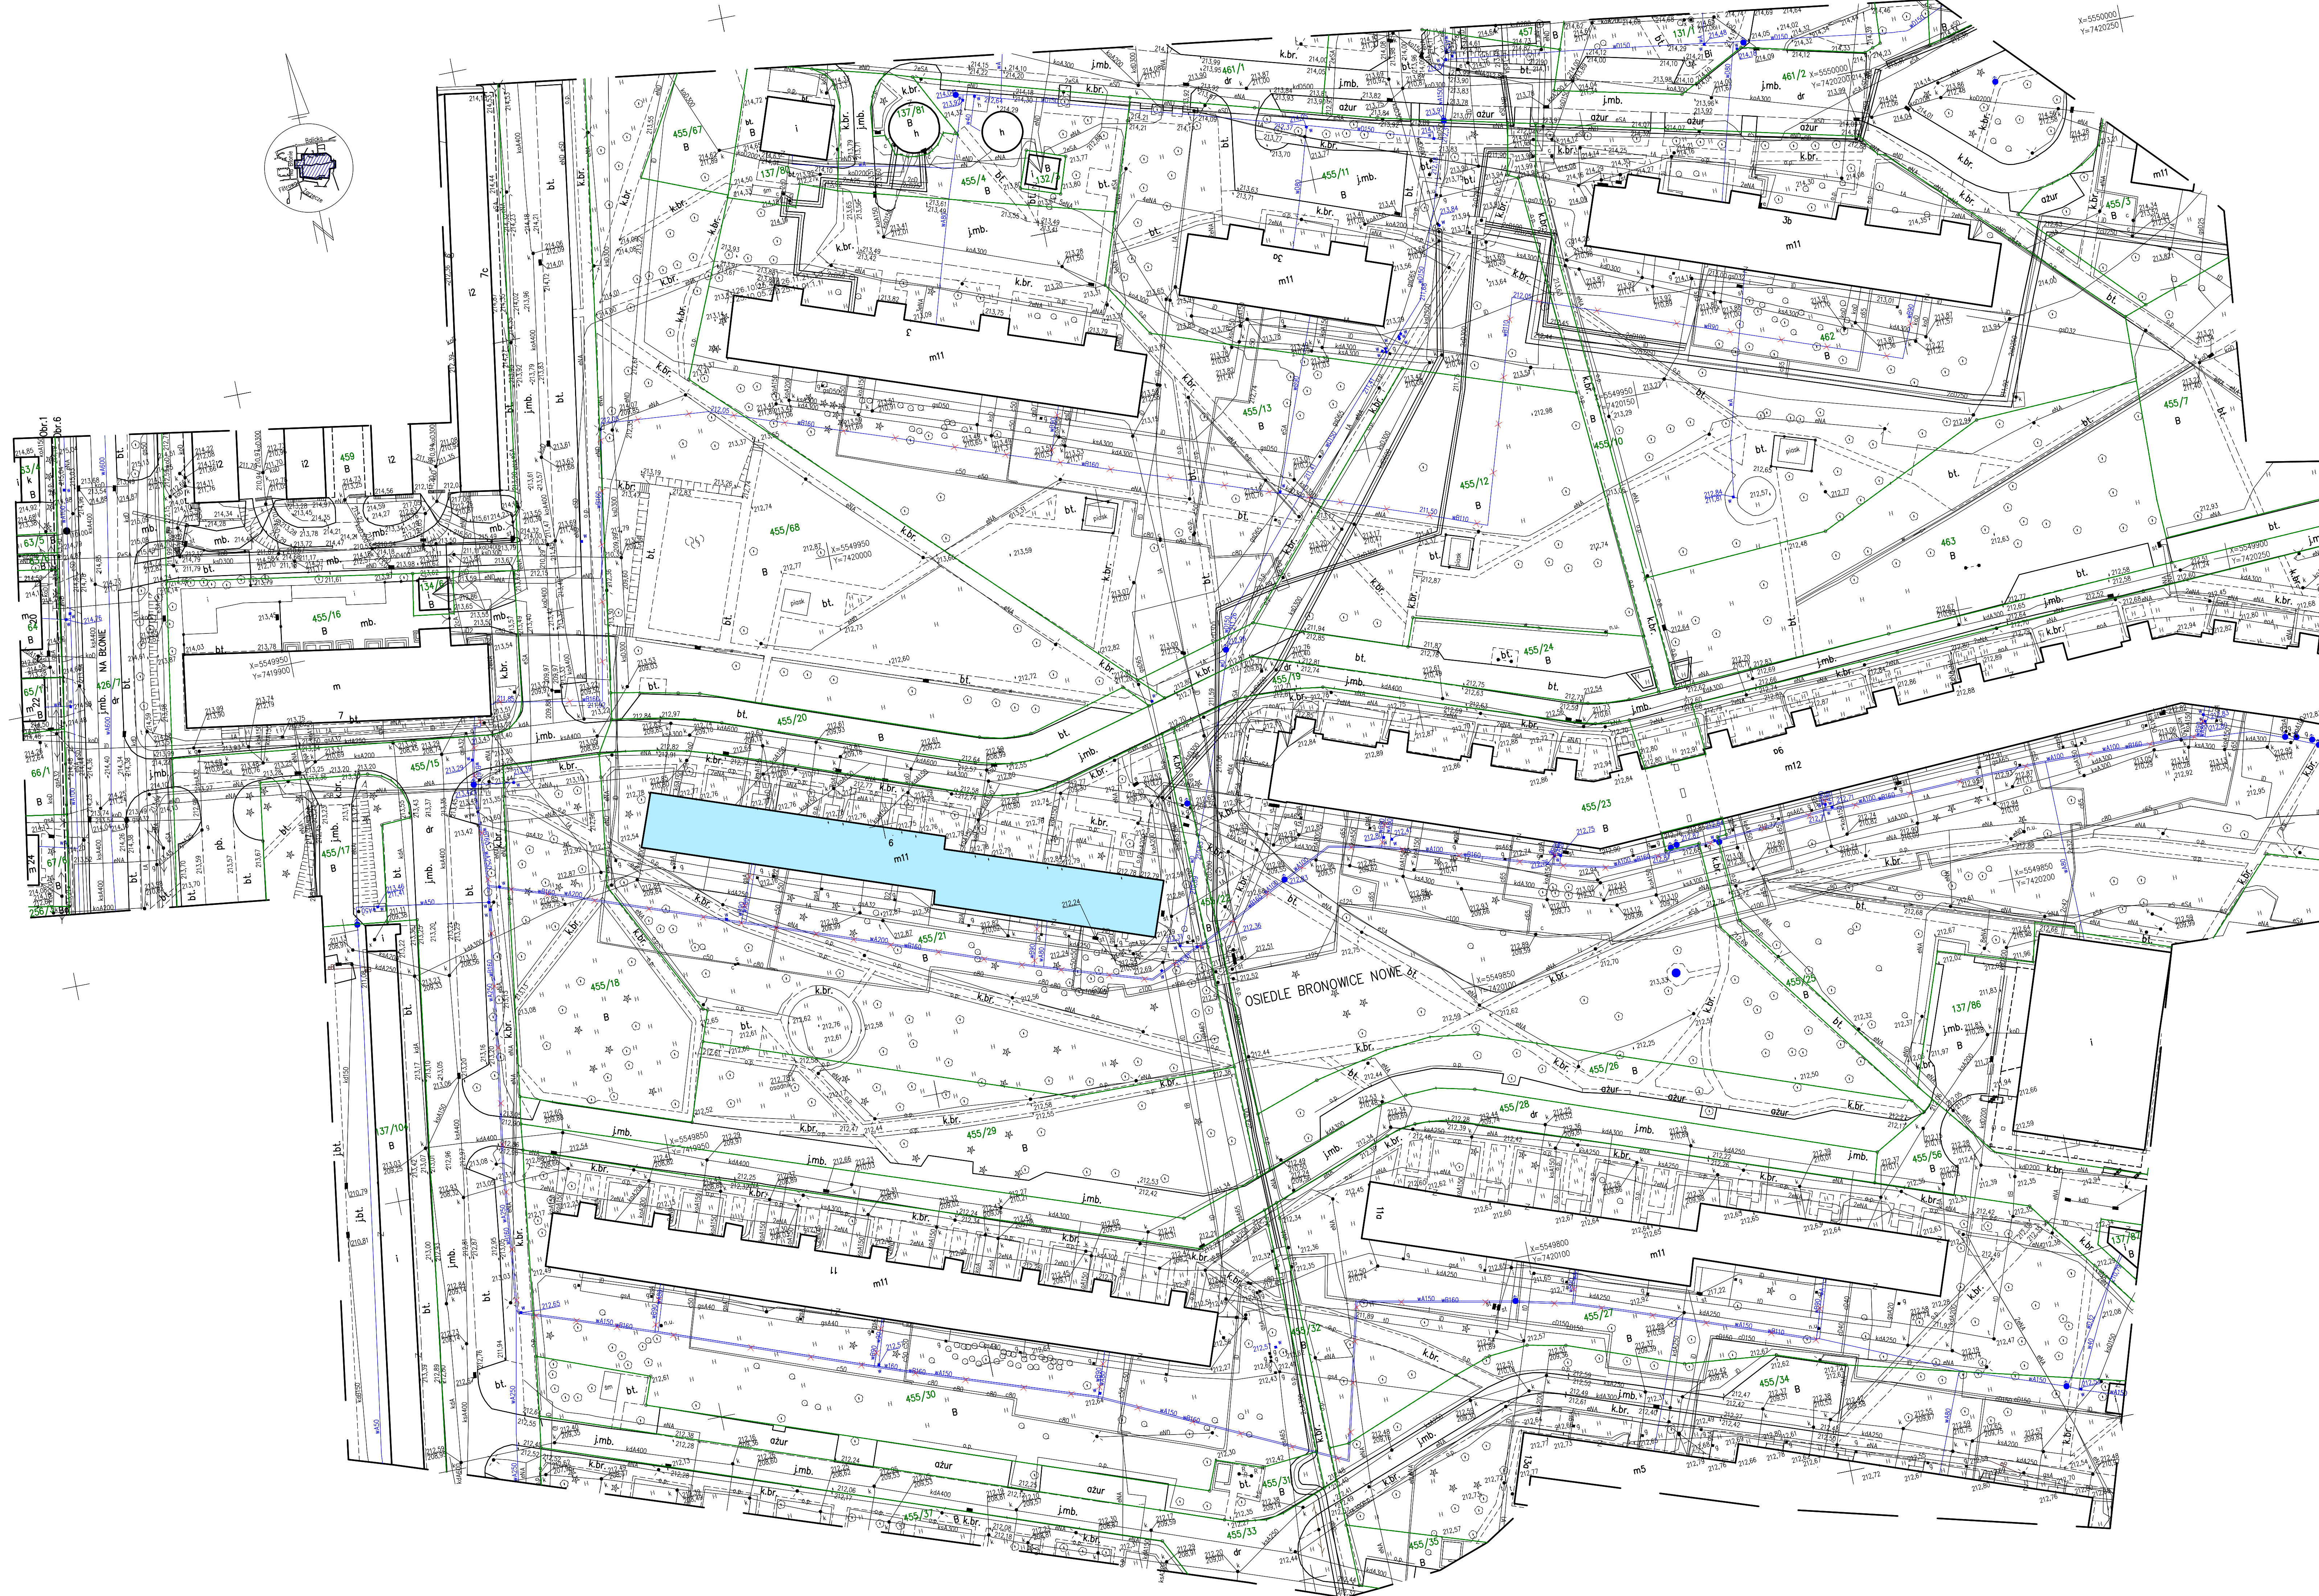

OZNACZENIA
 - likwidowane odcinki instalacji wody II-strefy zasilania
 - budynek objęty opracowaniem

Lp.	TREŚĆ ZMIANY	DATA	PODPIS
 "ORKA" PRACOWNIA PROJEKTOWA mgr inż. Marta Zakowska BIURO: UL. KRASZEWSKIEGO 36/8, 30-110 KRAKÓW TEL. (13) 204 72 88 KOM. 602 172 352 e-mail: biuro@orka.krakow.pl, zakowscy@orka.pl			
ZESPÓŁ PROJEKTOWY:	PODPIS	TEMAT PROJEKTU	ZMIANA SPOSOBU ZASILANIA W WODĘ BUDYNKU WIELORODZINNEGO PRZY UL. NA BŁONIE 9 W KRAKOWIE
mgr inż. Marta Zakowska UAN-Upr. 322/89 UAN-Upr. 323/89		INWESTOR ADRES	SPÓŁDZIELNIA MIESZKANIOWA "WIDOK" UL. NA BŁONIE 7, 30-147 KRAKÓW
SPRAWDZAJĄCY:	PODPIS	TEMAT RYSUNKU	PLAN SITUACYJNY - ZMIANA SPOSOBU ZASILANIA W WODĘ II - STREFY
tech. Lukasz Nowak RP-Upr. 417/92		BRANZA	WOD-KAN
		STADIUM	PROJEKT BUDOWLANY
		DATA	wrzesień 2016
		UWAGI	
AutoCAD LT 2011 nr seryjny: 359-72195722	ZMIANA		
PRAWA AUTORSKIE ZASTRZEŻONE. ROZPOWISZCZANIE DOZWOLONE TYLKO ZA ZGODĄ "ORKA" P.P.			