


MAPA DO CELOW PROJEKTOWYCH


SKALA 1:500 SEKCJA: 7/25/1005.2.2
 wó: małopolskie 7/25/10/11
 m. KRAKÓW
 126102.9.0006.6 KROWODRZA
 ul. Na Błonie 3, 3a, 3b, 7, 9, 9a, II, III
 dz. 455/16, 455/13, 455/11, 462, 455/21, 455/23, 455/30, 455/27
 Układ współrz. "2000"
 Układ wysokości: KRONSZTADT 86
 15.06.2016 r. 15.06.2016 r.
 Stan na dzień Data opracowania

Wskazuje się, że niniejszy dokument został opracowany w oparciu o plan sytuacyjny i kartograficzny, których rezultatem jest niniejszy projekt. Wskazuje się, że niniejszy projekt jest zgodny z planem sytuacyjnym i kartograficznym, których rezultatem jest niniejszy projekt. Wskazuje się, że niniejszy projekt jest zgodny z planem sytuacyjnym i kartograficznym, których rezultatem jest niniejszy projekt.

Brak uzgodnień ZUP na terenie
 Nie wykazano istniejącej infrastruktury technicznej na terenie inwestycyjnym. Nie wykazano istniejącej infrastruktury technicznej na terenie inwestycyjnym. Nie wykazano istniejącej infrastruktury technicznej na terenie inwestycyjnym.

Sporządził: mgr inż. JACEK JAKOBSKI
 GEODETA UPRAWNIONY
 Nr. 005/058
 podpis: *Jacek*

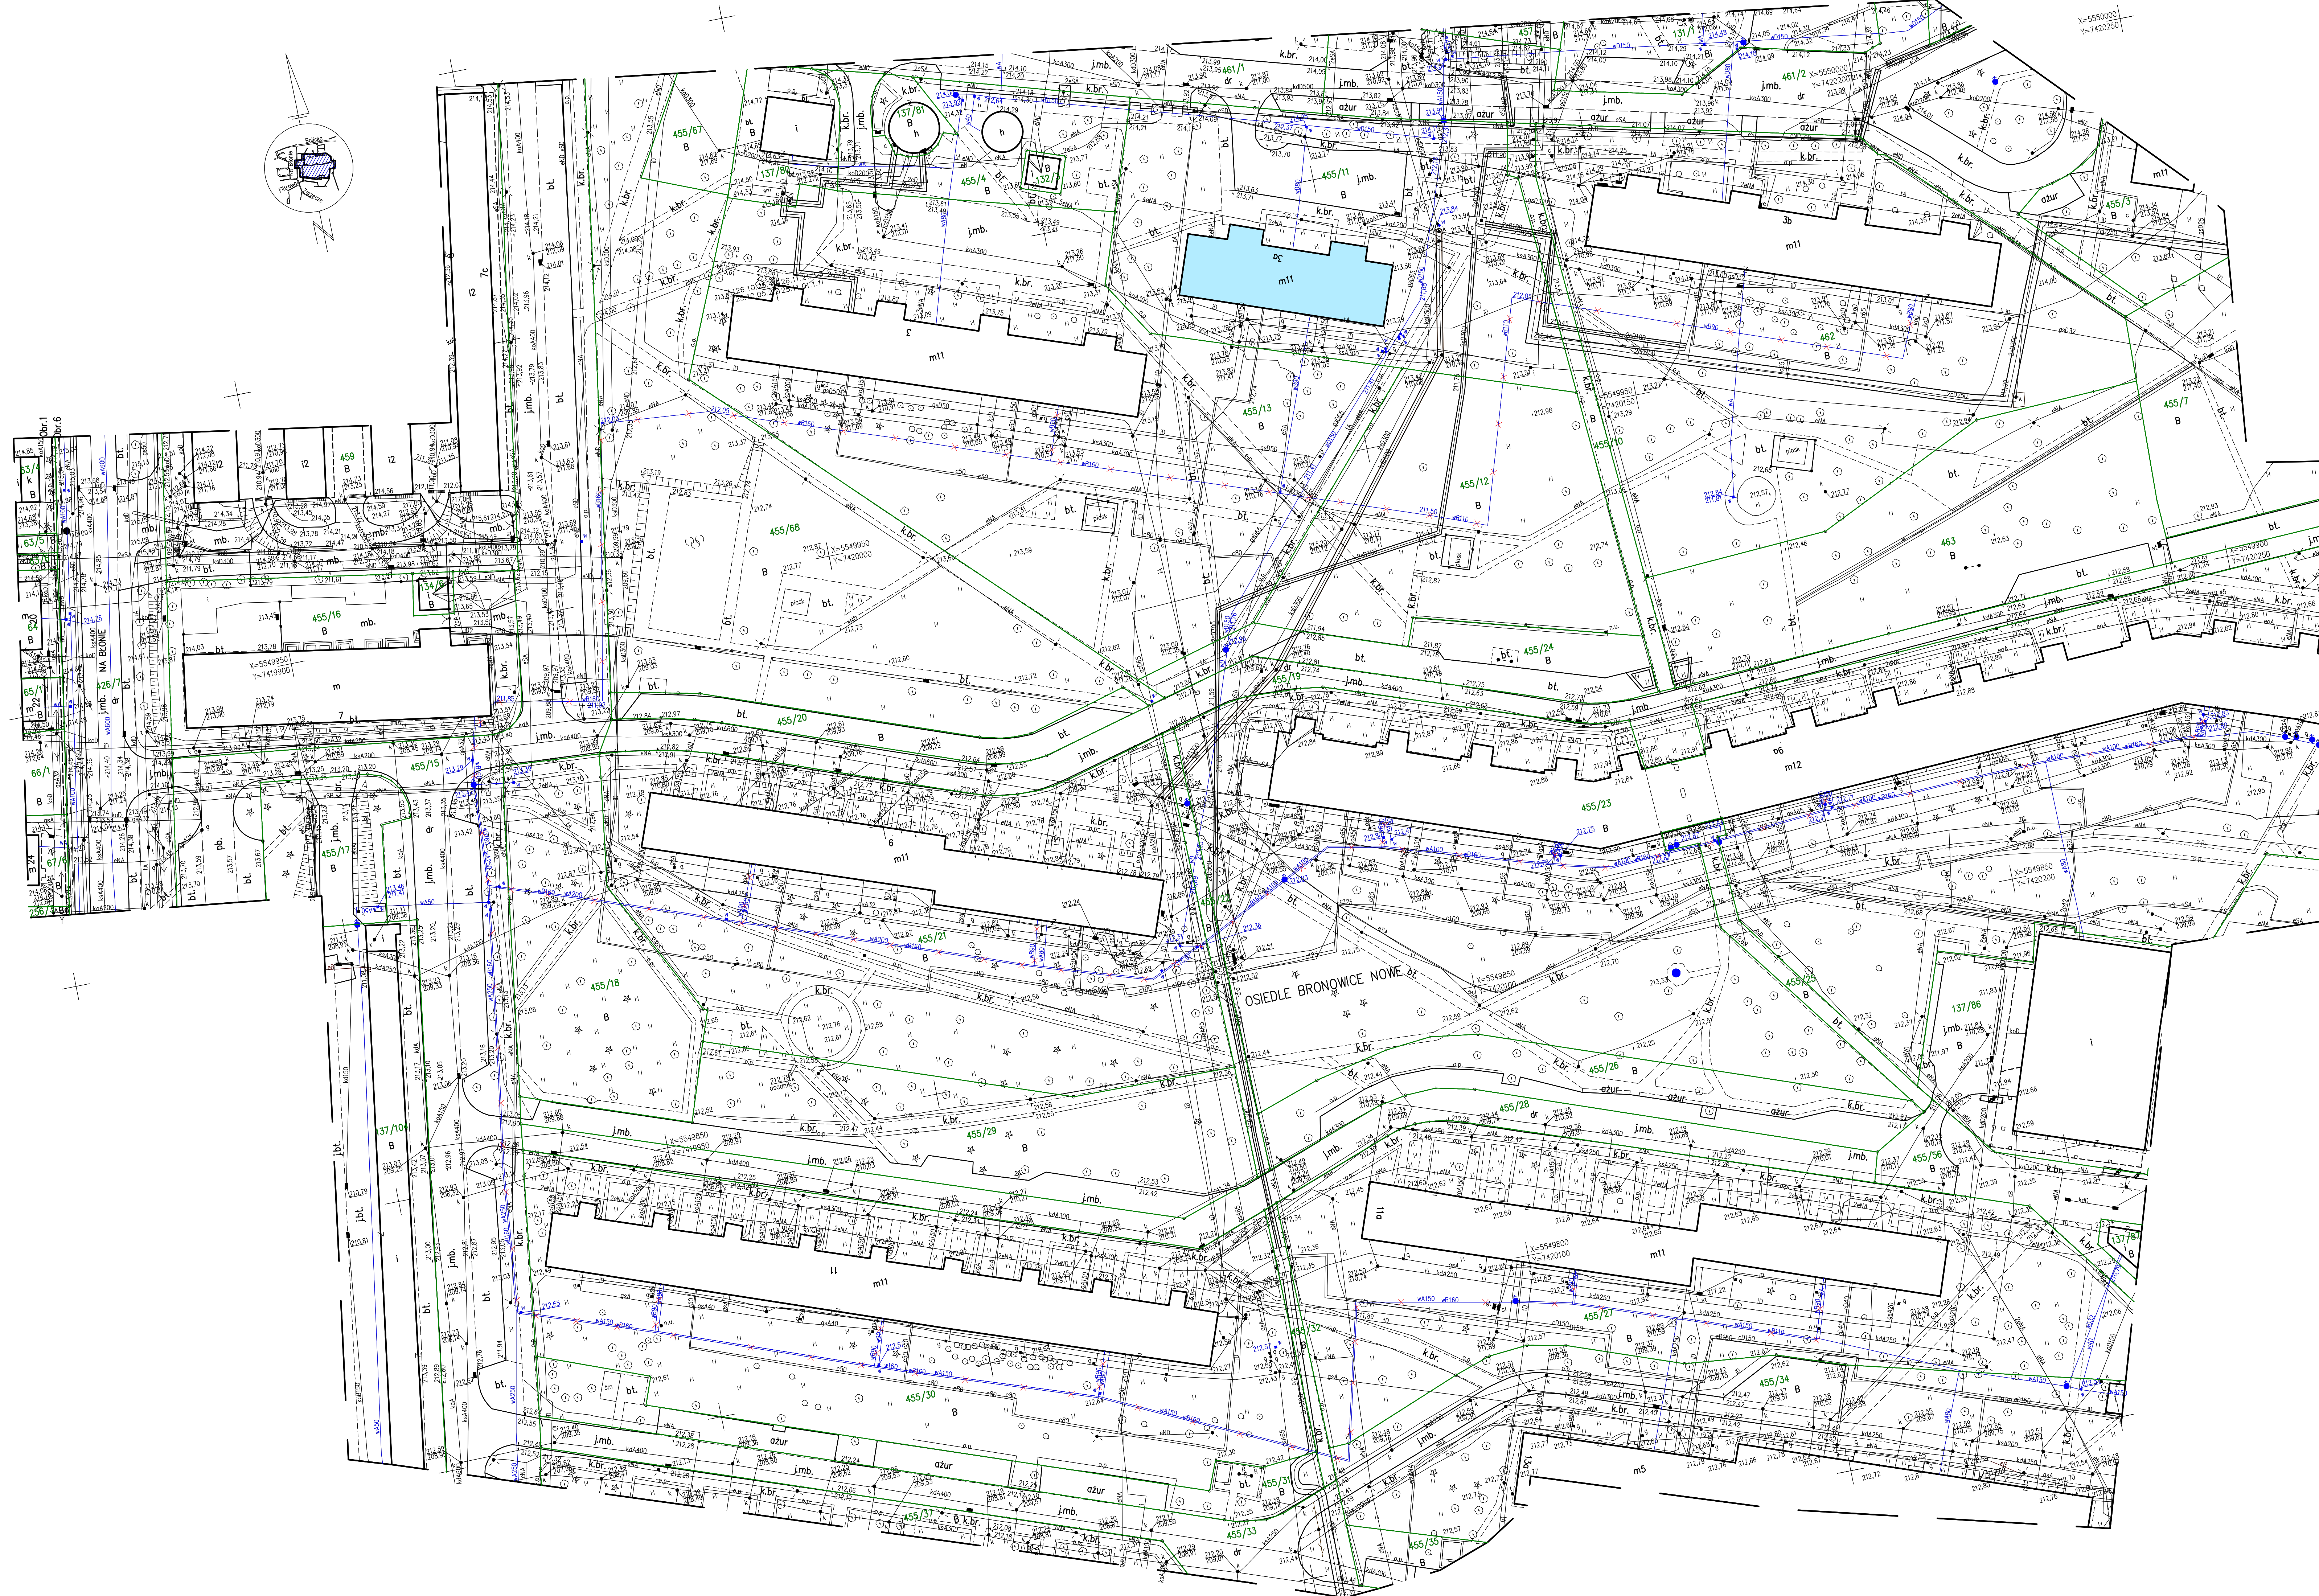

Lp.	TREŚĆ ZMIANY	DATA	PODPIS
 "ORKA" PRACOWNIA PROJEKTOWA mgr inż. Marta Zakowska BIURO: UL. KRASZEWSKIEGO 36/8, 30-110 KRAKÓW TEL. (13) 204 72 88 KOM. 602 172 352 E-MAIL: biuro@orka.krakow.pl, zakowscy@orka.pl			
ZESPÓŁ PROJEKTOWY:	PODPIS	TEMAT PROJEKTU	ZMIANA SPOSOBU ZASILANIA W WODĘ BUDYNKU WIELORODZINNEGO PRZY UL. NA BŁONIE 3A W KRAKOWIE
mgr inż. Marta Zakowska UAN-Upr. 322/89 UAN-Upr. 323/89		INWESTOR ADRES	SPÓŁDZIELNIA MIESZKANIOWA "WIDOK" UL. NA BŁONIE 7, 30-147 KRAKÓW
SPRAWDZAJĄCY:	PODPIS	TEMAT RYSUNKU	PLAN SITUACYJNY - ZMIANA SPOSOBU ZASILANIA W WODĘ II - STREFY
tech. Lukasz Nowak RP-Upr. 417/92		BRANZA	PROJEKT BUDOWLANY
		WOD-KAN	wrzesień 2016
		STADIUM	
		DATA	
		UWAGI	
		ZMIANA	
AutoCAD LT 2011 nr seryjny: 359-72195722			
PRAWA AUTORSKIE ZASTRZEŻONE. ROZPOWISZCZANIE DOZWOŁONE TYLKO ZA ZGODĄ "ORKA" P.P.			